


MOBULLOR ESTUDIO DE ARQUITECTURA E INGENIERIA <small>PASEO PEDRO PONCE Nº4, 4ºD - EL EJIDO TURPI/FAX 950485405</small>	PROYECTO DE ACTIVIDAD: FINCA DE CELEBRACIONES Y EVENTOS "CORTIJO LA MARQUESA" POL 2 PARCELA 324 ALCOLEA (ALMERIA)	FECHA: NOV 2023	
	PLANO DE: SITUACIÓN Y EMPLAZAMIENTO	ESCALA: 1/2.000 1/10.000	
	LA ARQUITECTA TÉCNICA:  ENCARNACIÓN LÓPEZ MARTÍN	LA PROMOTORA: CONCEPCIÓN D. CARO CRIADO	PLANO Nº: 01

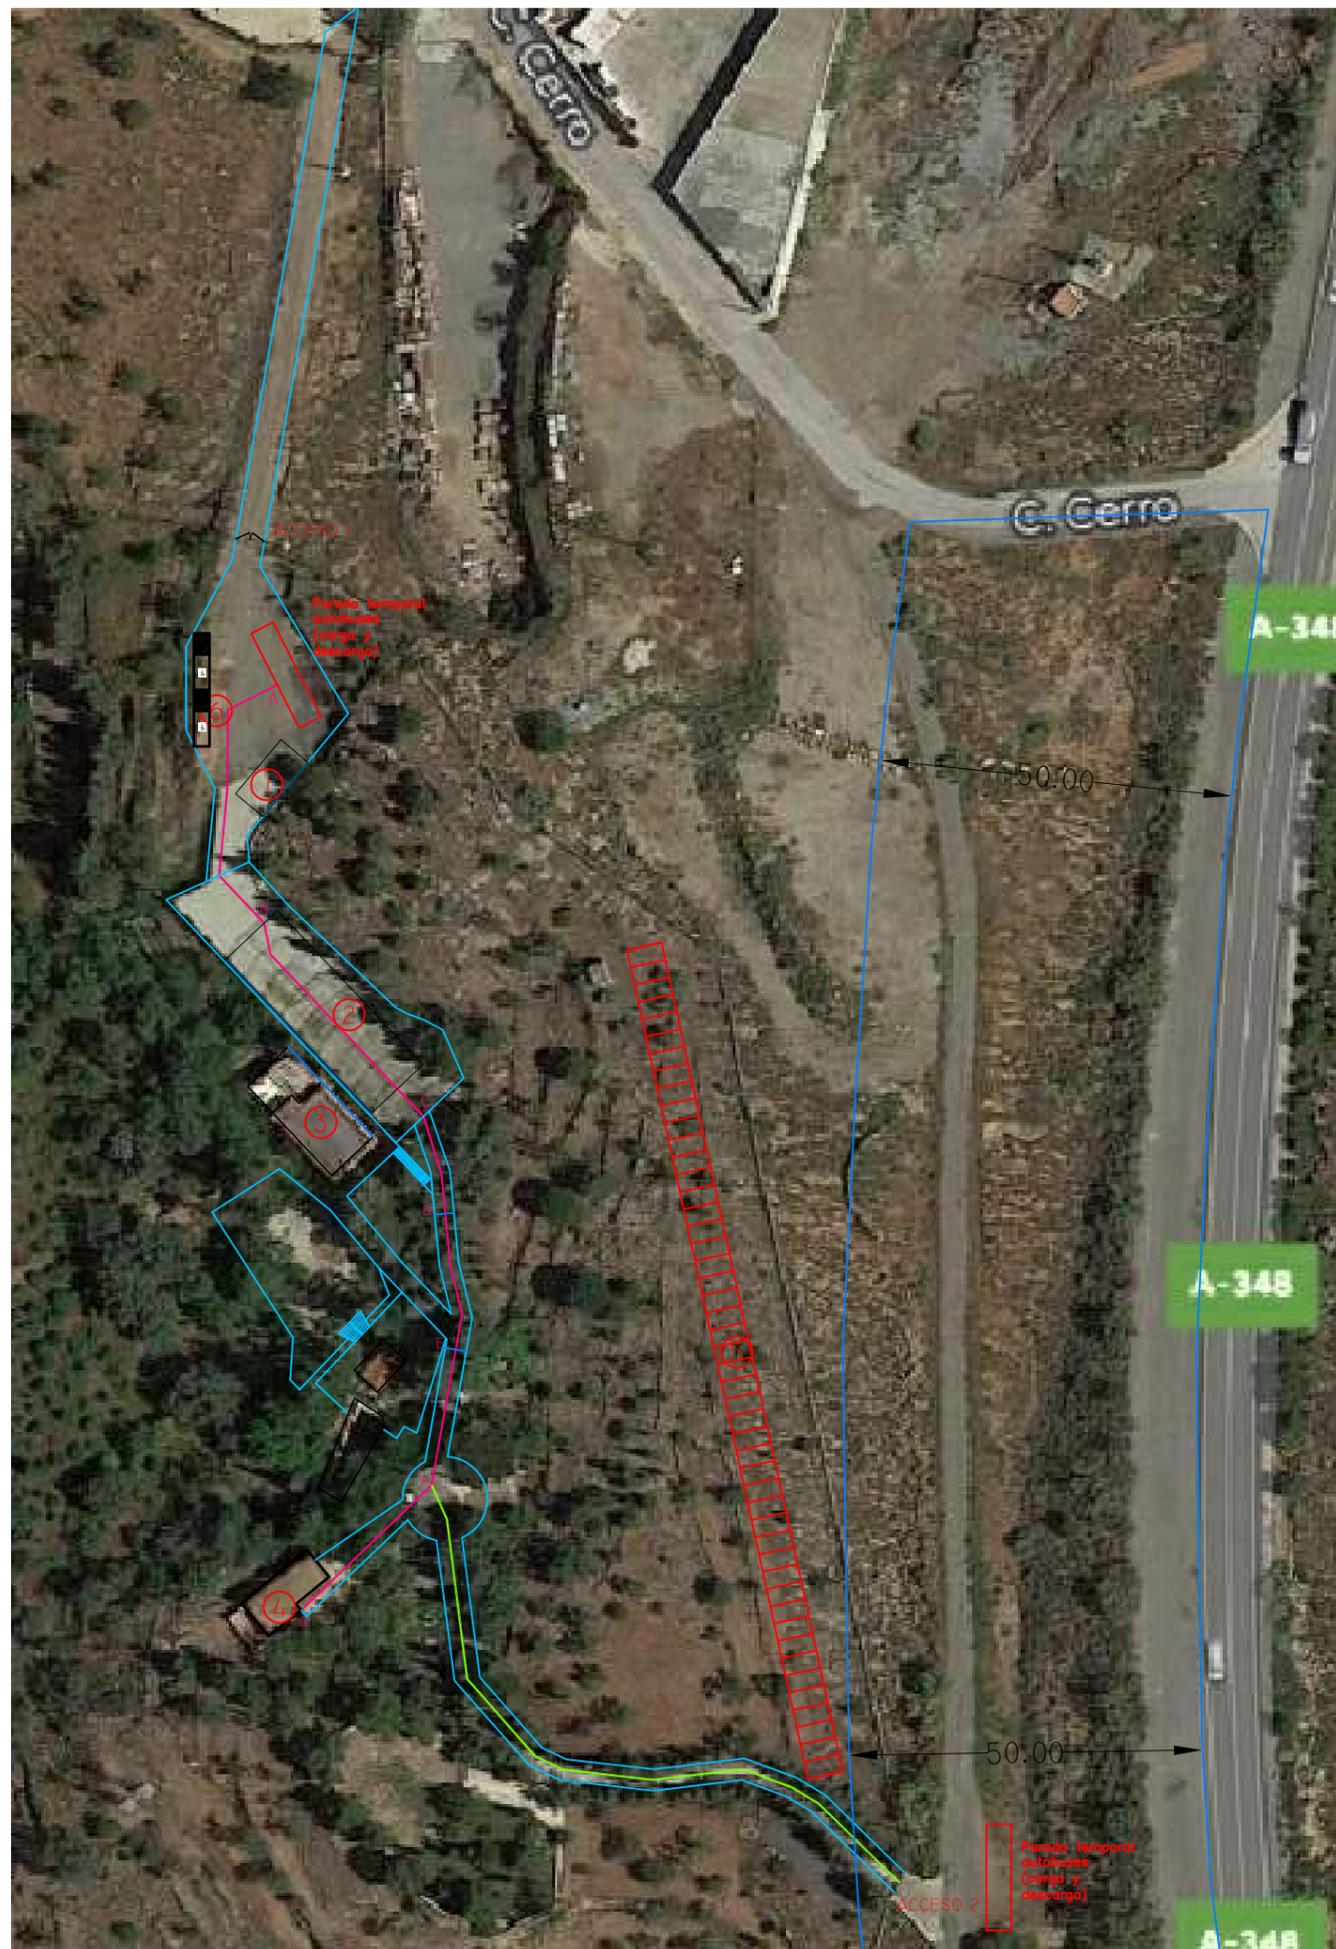

- ① ZONA RESERVADA A CATERING: 50 m²
- ② ZONA BANQUETE Y COPAS: 590 m²
- ③ VIVIENDA
- ④ MÓDULO ASEOS Y VESTIDOR: 66,36 m²
- ⑤ ZONA APARCAMIENTOS: 48 PLAZAS
- ⑥ ZONA APARCAMIENTOS ACCESIBLES: 2 PLAZAS

RECORRIDOS:

RECORRIDO 1: PEATONAL ACCESIBLE

TRAMO	LONGITUD	ANCHO MÍN.	PENDIENTE	PAVIMENTO
A-B	40,53m	3m	0%	hormigón
B-C	36,05m	1,5m	0%	hormigón
C-D	14,16m	2,6m	0%	hormigón con fragmentos de mármol
D-E	19,53m	2,6m	4,5%	hormigón con fragmentos de mármol
E-F	19,47m	2,6m	2,3%	hormigón con fragmentos de mármol
F-G	24,66m	1,85m	0%	hormigón

RECORRIDO 2: PEATONAL

ESTUDIO DE ARQUITECTURA E INGENIERIA
MOBULO R
 PABLO PEDRO PONCE Nº4 4ºD - EL EJIDO TUR/FAX 950485405

PROYECTO DE ACTIVIDAD:

FINCA DE CELEBRACIONES Y EVENTOS
 "CORTIJO LA MARQUESA" POL 2 PARCELA 324 ALCOLEA (ALMERIA)

PLANO DE:

DISTRIBUCIÓN DE PARCELA

LA ARQUITECTA TÉCNICA:

ENCARNACIÓN LÓPEZ MARTÍN

EL PROMOTOR:

CONCEPCIÓN D. CARO CRIADO

FECHA:


NOV 2023

ESCALA:

1/1.000

PLANO Nº:


02

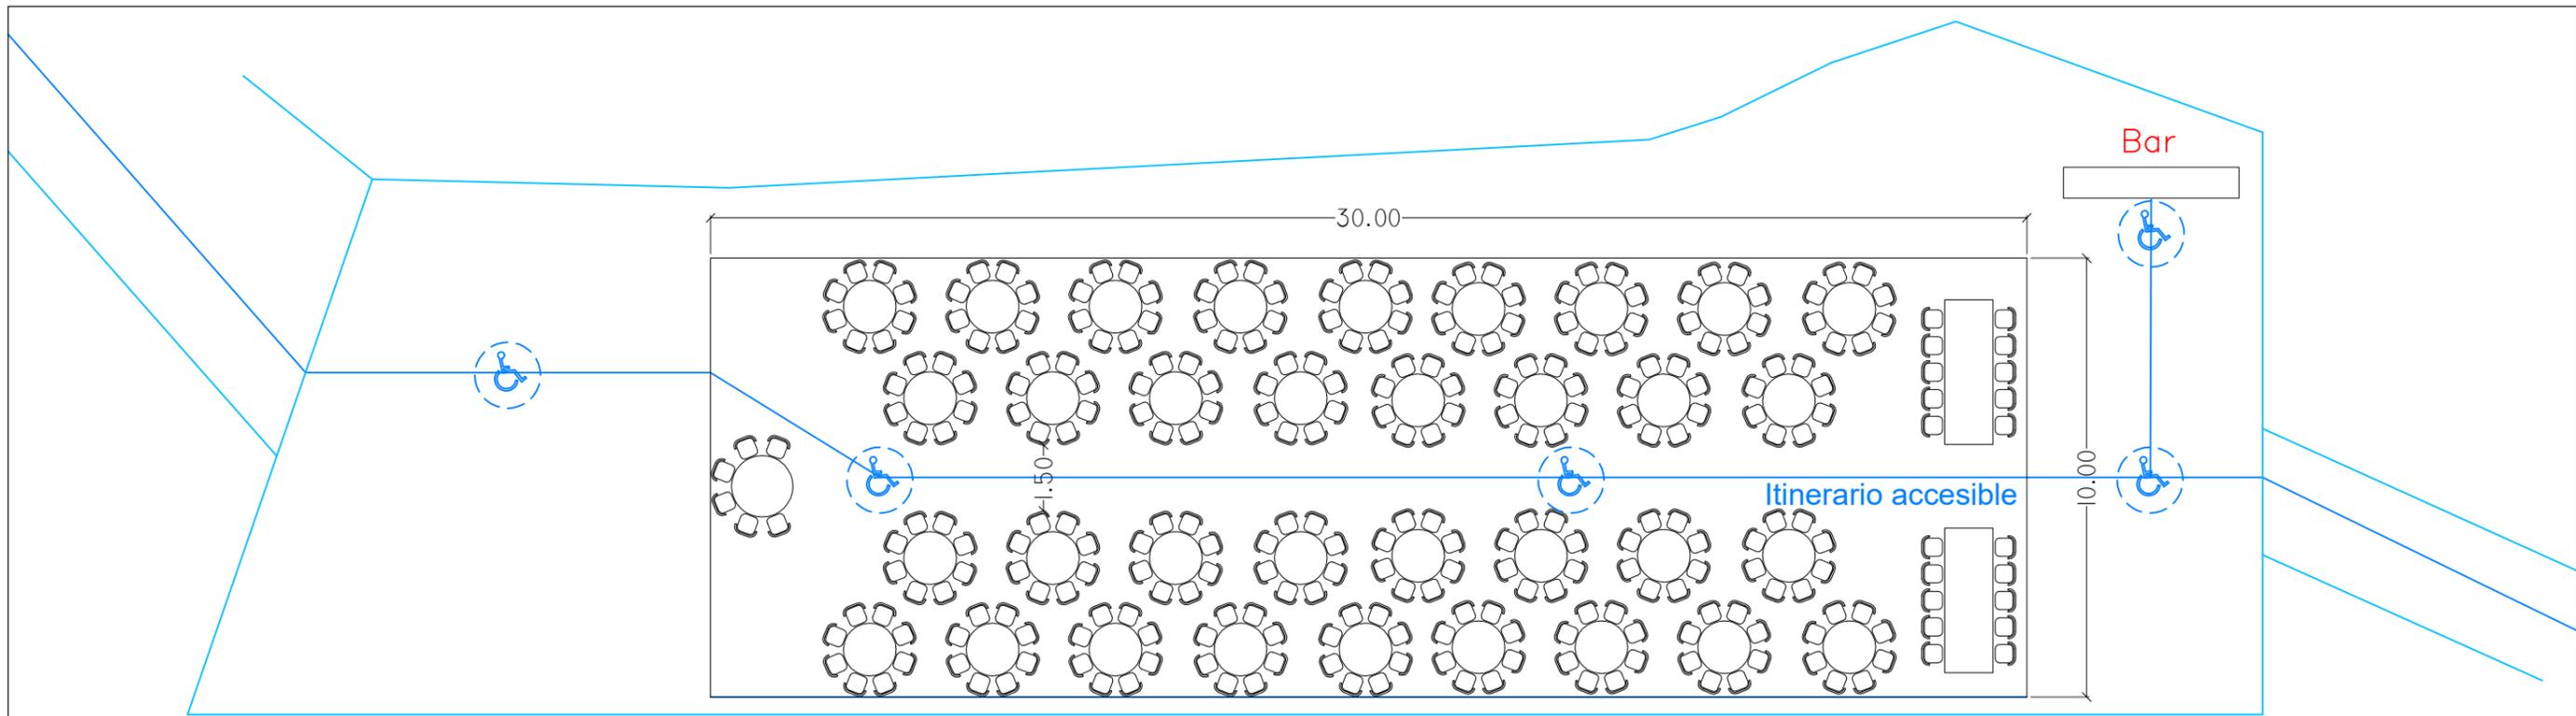

ZONA BANQUETE (CARPA DESMONTABLE)
S= 300m²

ZONA COPAS
S= 75m²

TOTAL RECINTO BANQUETE Y COPAS= 590m²

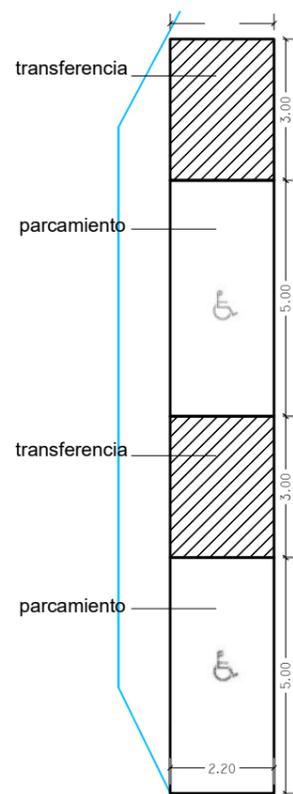


Itinerario accesible

APARCAMIENTOS ACCESIBLES RESERVADOS


Dotación de plazas accesibles:
1 por cada fracción de 33 plazas
 $50 / 33 = 1.51$

*SE UBICAN 2 PLAZAS ACCESIBLES


	PROYECTO DE ACTIVIDAD:	FECHA:
	FINCA DE CELEBRACIONES Y EVENTOS "CORTIJO LA MARQUESA" POL 2 PARCELA 324 ALCOLEA (ALMERIA)	NOV 2023
	PLANO DE:	ESCALA:
	ZONA DE BANQUETE Y COPAS APARCAMIENTOS ACCESIBLES RESERVADOS	1/150
LA ARQUITECTA TÉCNICA:	EL PROMOTOR:	PLANO Nº:
 ENCARNACIÓN LÓPEZ MARTÍN	CONCEPCIÓN D. CARO CRIADO	03

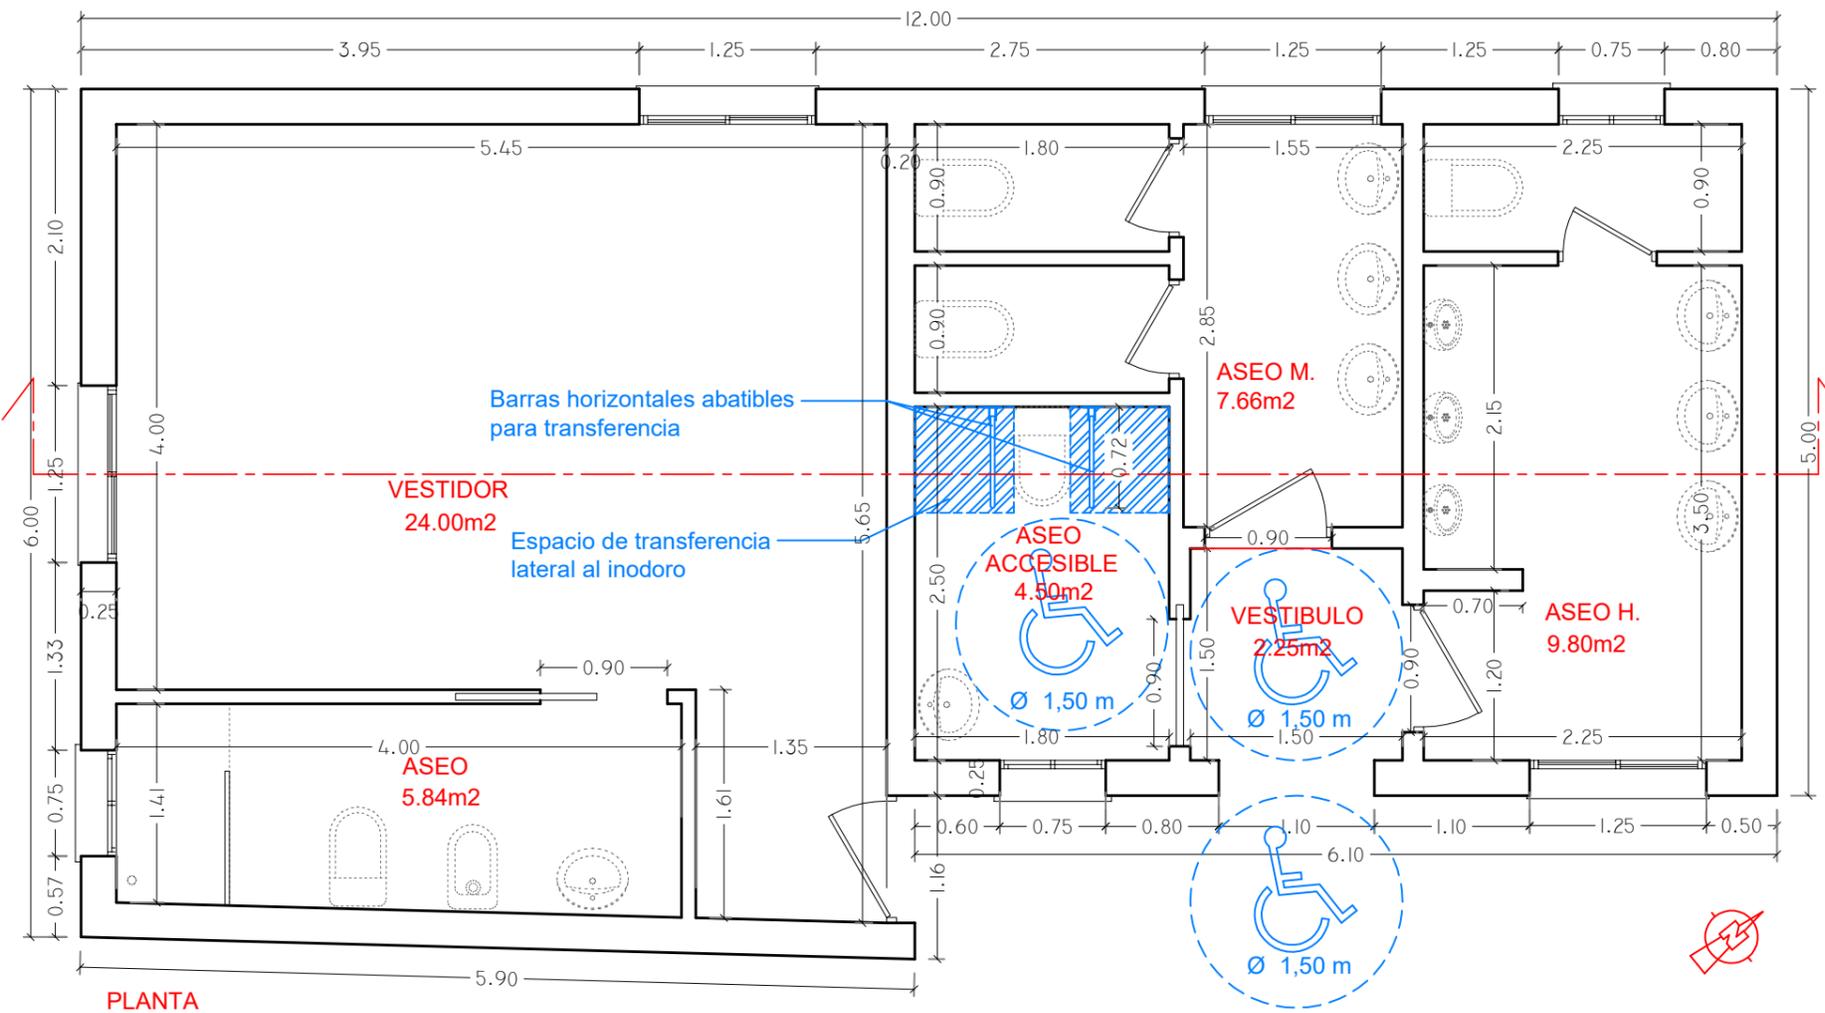


PLANTA

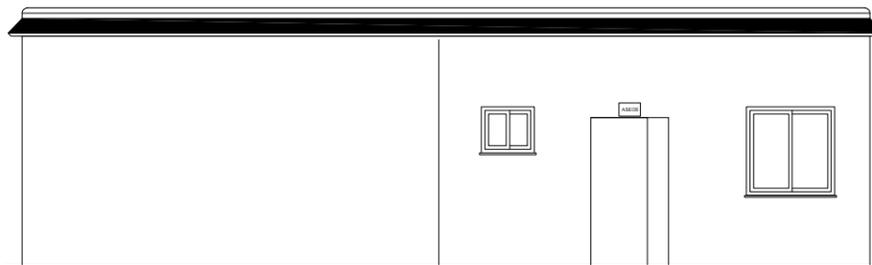


FACHADA SURESTE

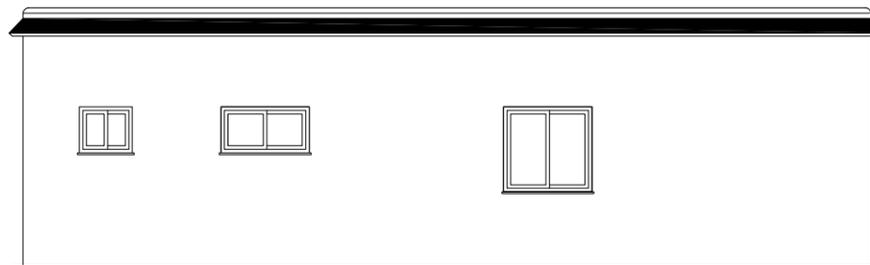


FACHADA NOROESTE

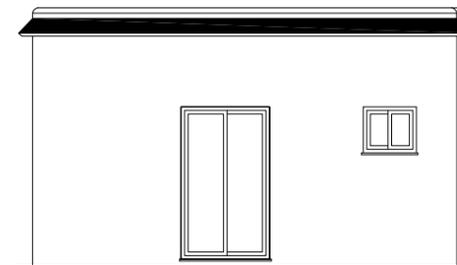

FACHADA SUROESTE

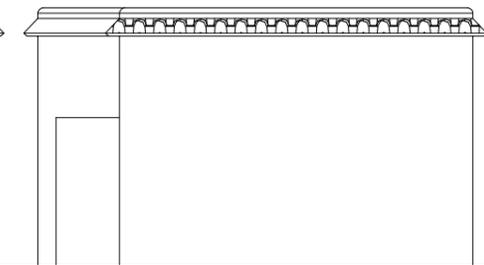


FACHADA NOROESTE

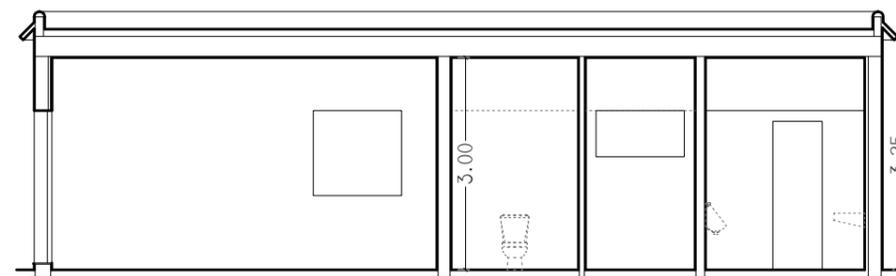

SECCIÓN


	PROYECTO DE ACTIVIDAD: FINCA DE CELEBRACIONES Y EVENTOS "CORTIJO LA MARQUESA" POL 2 PARCELA 324 ALCOLEA (ALMERIA)	FECHA: NOV 2023	
	PLANO DE: MÓDULO DE ASEOS Y VESTIDOR	ESCALA: 1/50 1/100	
	LA ARQUITECTA TÉCNICA: ENCARNACIÓN LÓPEZ MARTÍN	EL PROMOTOR: CONCEPCIÓN D. CARO CRIADO	PLANO Nº: 04

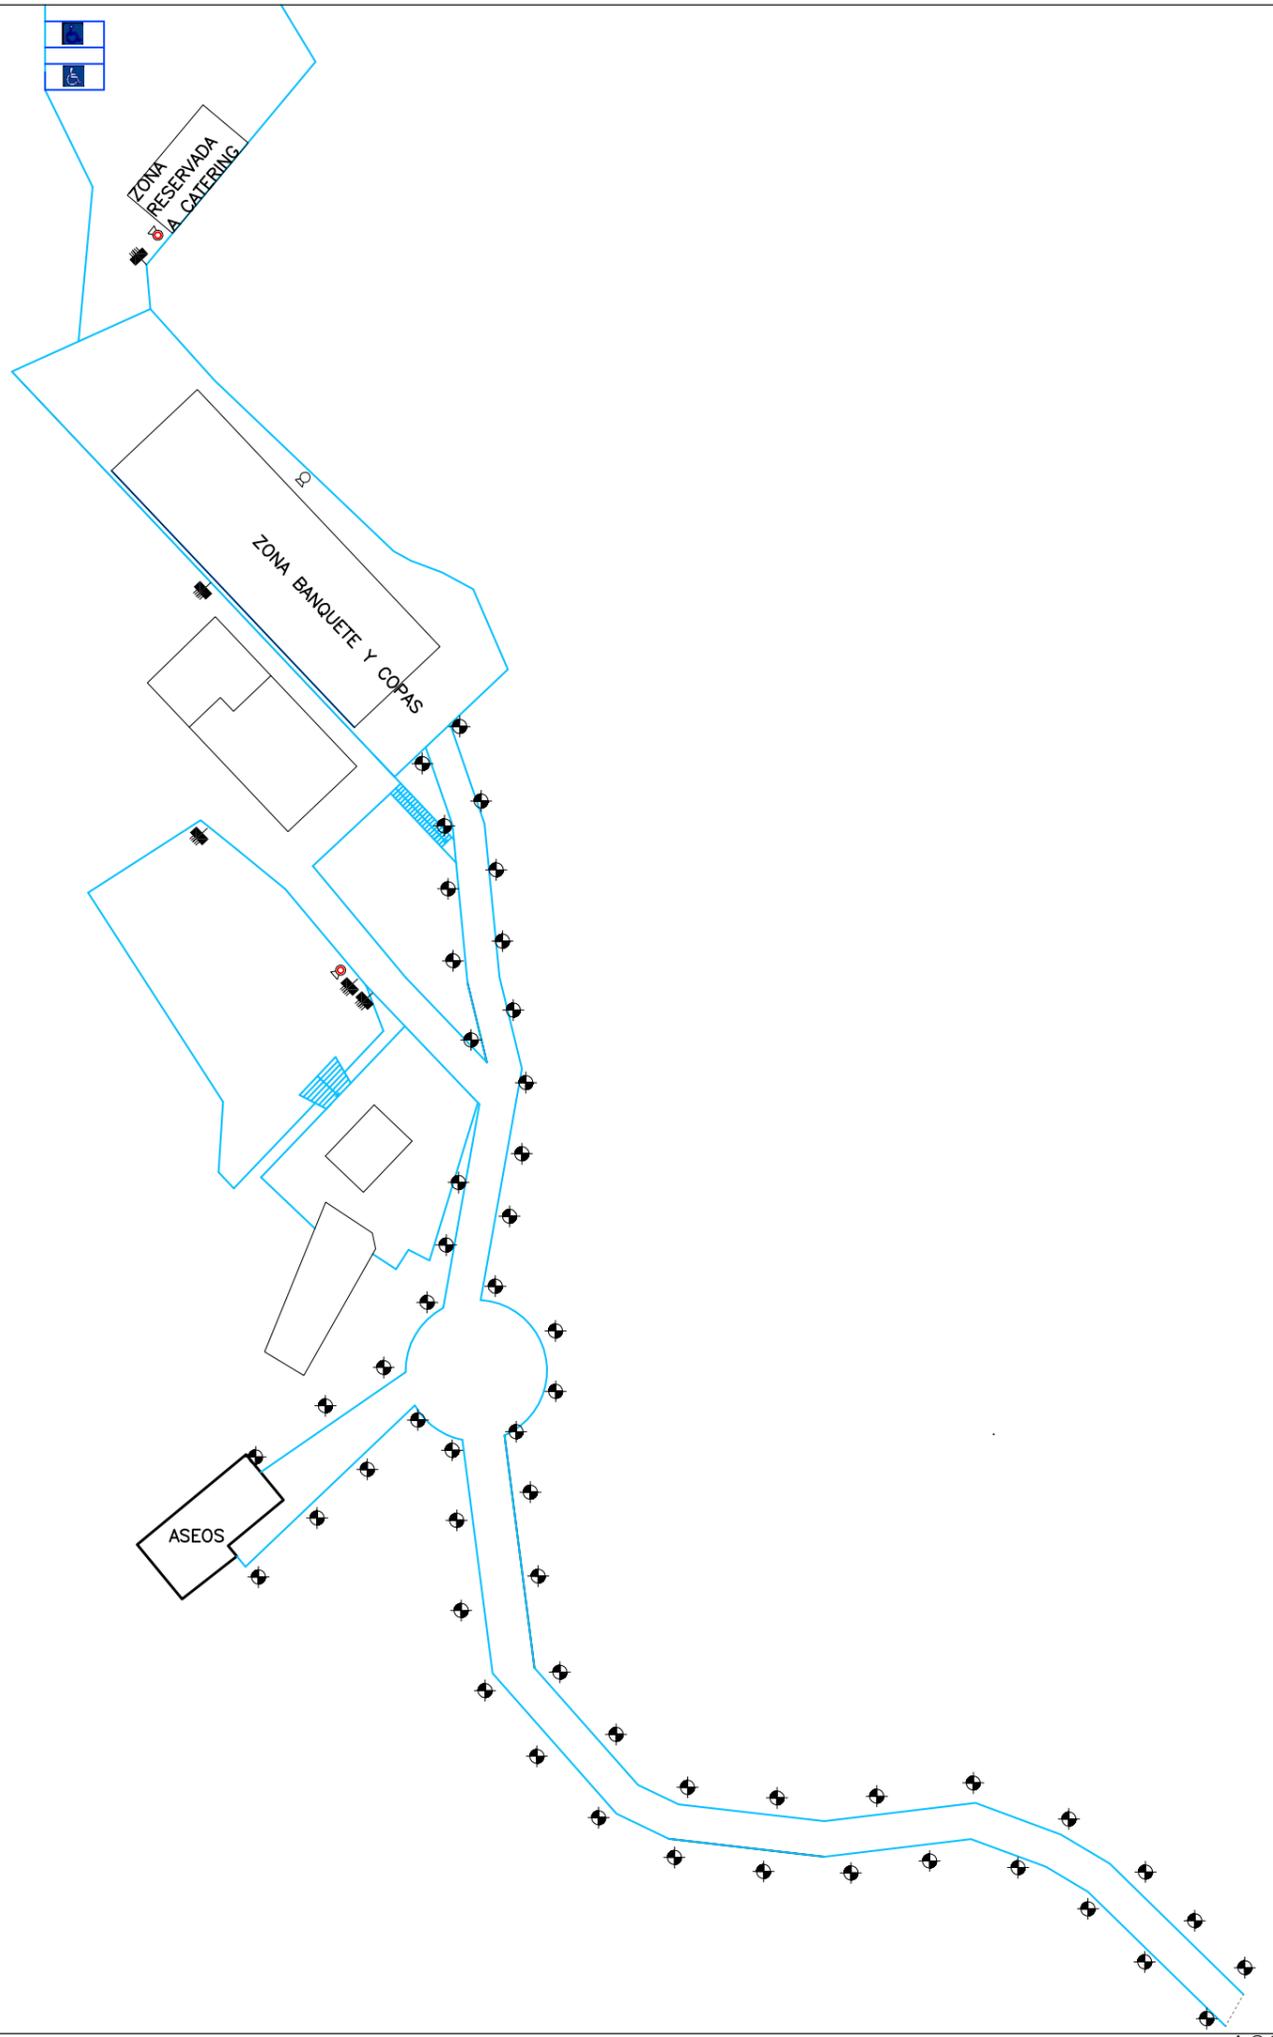

LEYENDA DE ELECTRICIDAD	
	Cuadro mando y protección
	Tomacorrientes de 16 A
	Punto de luz
	Interruptor de corte
	Interruptor de cruce
	Aplique

LEYENDA DE EMERGENCIA Y SEGURIDAD EN CASO DE INCENDIO	
	Origen de evacuación
	Recorrido de evacuación
	Señal de Salida de 210x210 mm
	Alumbrado de emergencia de 33 lúmenes
	Extintor 21A-113B de polvo polivalente con señal de ubicación de 210x210 mm
	Extintor de CO2 de 2 kg con señal de ubicación de 210x210 mm


ESTUDIO DE ARQUITECTURA E INGENIERIA MOBULLOR <small>PASEO PEDRO PONSÉ Nº4, 4ºD - EL EJIDO TÍLVN/FAX: 950485405</small>	PROYECTO DE ACTIVIDAD: FINCA DE CELEBRACIONES Y EVENTOS "CORTIJO LA MARQUESA" POL 2 PARCELA 324 ALCOLEA (ALMERIA)	FECHA: NOV 2023
	PLANO DE: INSTALACIONES DE PARCELA ELECTRICIDAD Y SEGURIDAD EN CASO DE INCENDIO	ESCALA: 1/600
	LA ARQUITECTA TÉCNICA: ENCARNACIÓN LÓPEZ MARTÍN	LA PROMOTORA: CONCEPCIÓN D. CARO CRIADO
	PLANO Nº: 1-01	

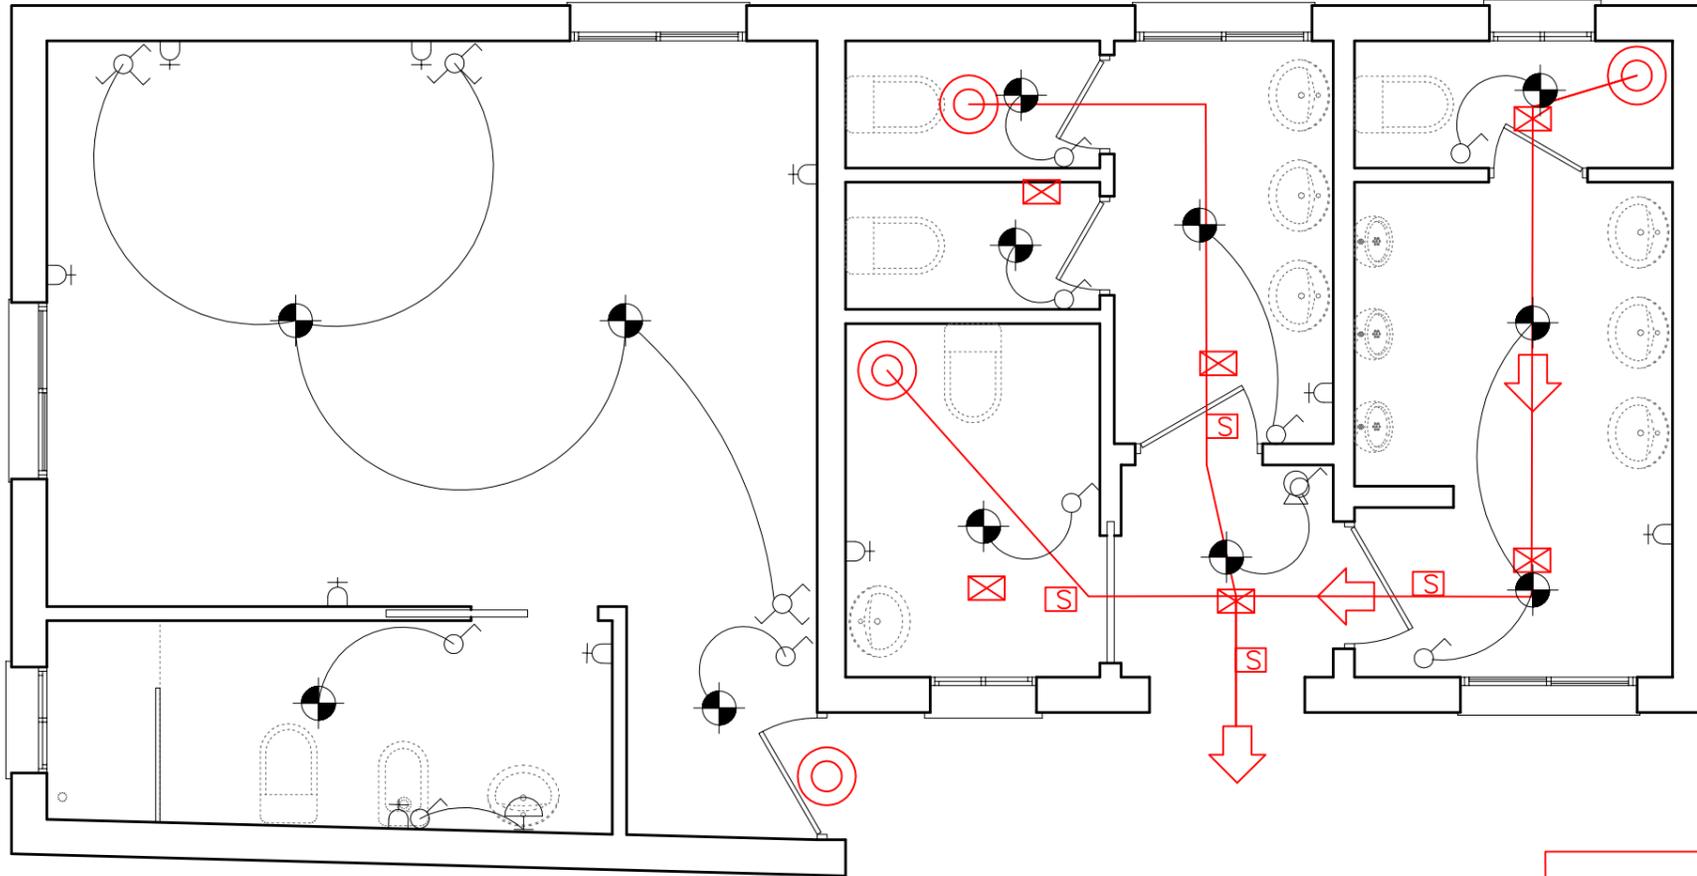

LEYENDA DE ELECTRICIDAD	
	Cuadro mando y protección
	Tomacorrientes de 16 A
	Punto de luz
	Interruptor de corte
	Interruptor de cruce
	Aplique

LEYENDA DE EMERGENCIA Y SEGURIDAD EN CASO DE INCENDIO	
	Origen de evacuación
	Recorrido de evacuación
	Señal de Salida de 210x210 mm
	Alumbrado de emergencia de 33 lúmenes
	Extintor 21A-113B de polvo polivalente con señal de ubicación de 210x210 mm
	Extintor de CO2 de 2 kg con señal de ubicación de 210x210 mm

	PROYECTO DE ACTIVIDAD: FINCA DE CELEBRACIONES Y EVENTOS "CORTIJO LA MARQUESA" POL 2 PARCELA 324 ALCOLEA (ALMERIA)	FECHA: NOV 2023
	PLANO DE: INSTALACIONES DE ASEOS ELECTRICIDAD Y SEGURIDAD EN CASO DE INCENDIO	ESCALA: 1/50
	LA ARQUITECTA TÉCNICA: ENCARNACIÓN LÓPEZ MARTÍN	LA PROMOTORA: CONCEPCIÓN D. CARO CRIADO
	PLANO Nº: 1-02	

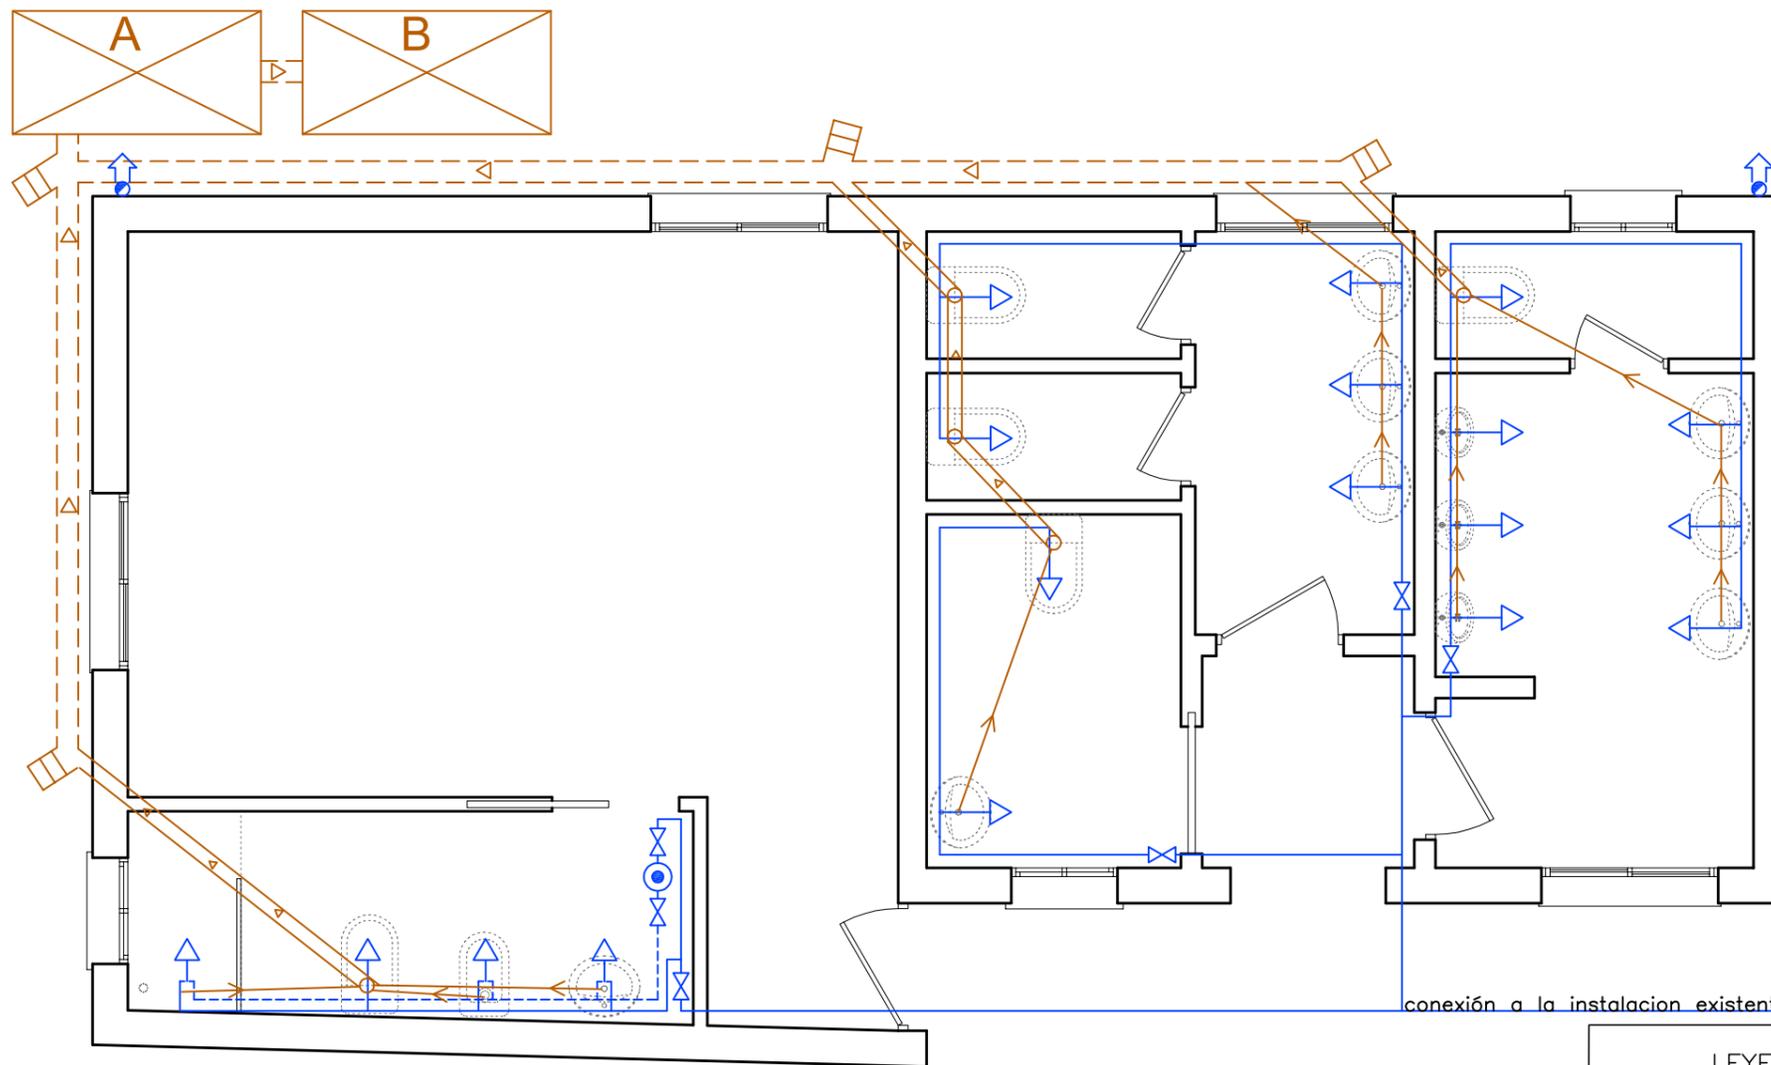

LEYENDA DE SANEAMIENTO

- Desagües
- Manguetón
- Colector enterrado PVC Ø110
- - - Colector colgado PVC Ø110
- ⌘ Registro suspendido
- ⊠ Depósito estanco
A=3.000 litros B=2.000 litros

DESAGÜES

- Ø40 Lavabo, bidé, urinario
- Ø50 Ducha
- Ø100 Manguetón WC

LEYENDA DE FONTANERÍA

- ⌘ Llave de paso
- Grifo con llave de paso
- Canalización de agua fría
- - - Canalización de agua caliente
- ⊙ Termo eléctrico

DIAMETRO DE TUBERIAS

ALIMENTACIONES	FRIA	CALIENTE
Ramal baño	20mm	20mm
CONDUCTOS DIRECTOS:		
Inodoro, urinario, ducha	12mm	
Lavabo, bide	12mm	12mm

ESTUDIO DE ARQUITECTURA E INGENIERIA
Mobullo
 PABLO PEDRO PONCE Nº4 4ºD - EL EJIDO TLN/FAX 950485405

PROYECTO DE ACTIVIDAD:
FINCA DE CELEBRACIONES Y EVENTOS
 "CORTIJO LA MARQUESA" POL 2 PARCELA 324 ALCOLEA (ALMERIA)

PLANO DE:
INSTALACIONES DE ASEOS
 FONTANERÍA Y SANEAMIENTO

LA ARQUITECTA TÉCNICA:

 ENCARNACIÓN LÓPEZ MARTÍN

LA PROMOTORA:
 CONCEPCIÓN D. CARO CRIADO

FECHA:
 NOV 2023

ESCALA:
 1/50

PLANO Nº:
1-03